

Regione Siciliana  
 Comune di Nicosia Provincia di Enna

PARERE FAVOREVOLE  
 ai sensi dell'art. 5 della  
 L.R. 12/07/2011 n. 12

Nicosia, li 28/03/2014

Il Responsabile Unico del Procedimento  
 Arch. Grazia BONOMO



STUDIO TECNICO ing. Franco Rizzone

Committente: COMUNE DI NICOSIA

OGGETTO: Progetto per l'adeguamento degli edifici pubblici e scolastici di proprietà Comunale alle Norme di prevenzione infortuni, igiene del lavoro e sicurezza degli impianti.  
 STRALCIO ESECUTIVO DI COMPLETAMENTO

Edificio: PLESSO RURALE S. GIACOMO

Elaborato: IMPIANTO ELETTRICO  
 ELABORATI GRAFICI

Scala 1:100

Tavola: El.3.

Nicosia li 24 MAR 2014

Il Progettista:


Il Direttore dei Lavori:

Aggiornamenti:



Dott. Ing. Franco Rizzone  
 via S. Biagio n.52, Nicosia  
 tel.-Fax. 0935/630519  
 P. Iva 00574970889  
 c.f. RZZFNC58804P892E

A TERMINE DI LEGGI CI  
 RISERVIAMO LA PROPRIETA'  
 DI QUESTO ELABORATO CON  
 IL DIVIETO DI ESPORLO E  
 DI RENDERLO NOTO A TERZI  
 SENZA NOSTRA AUTORIZZAZIONE

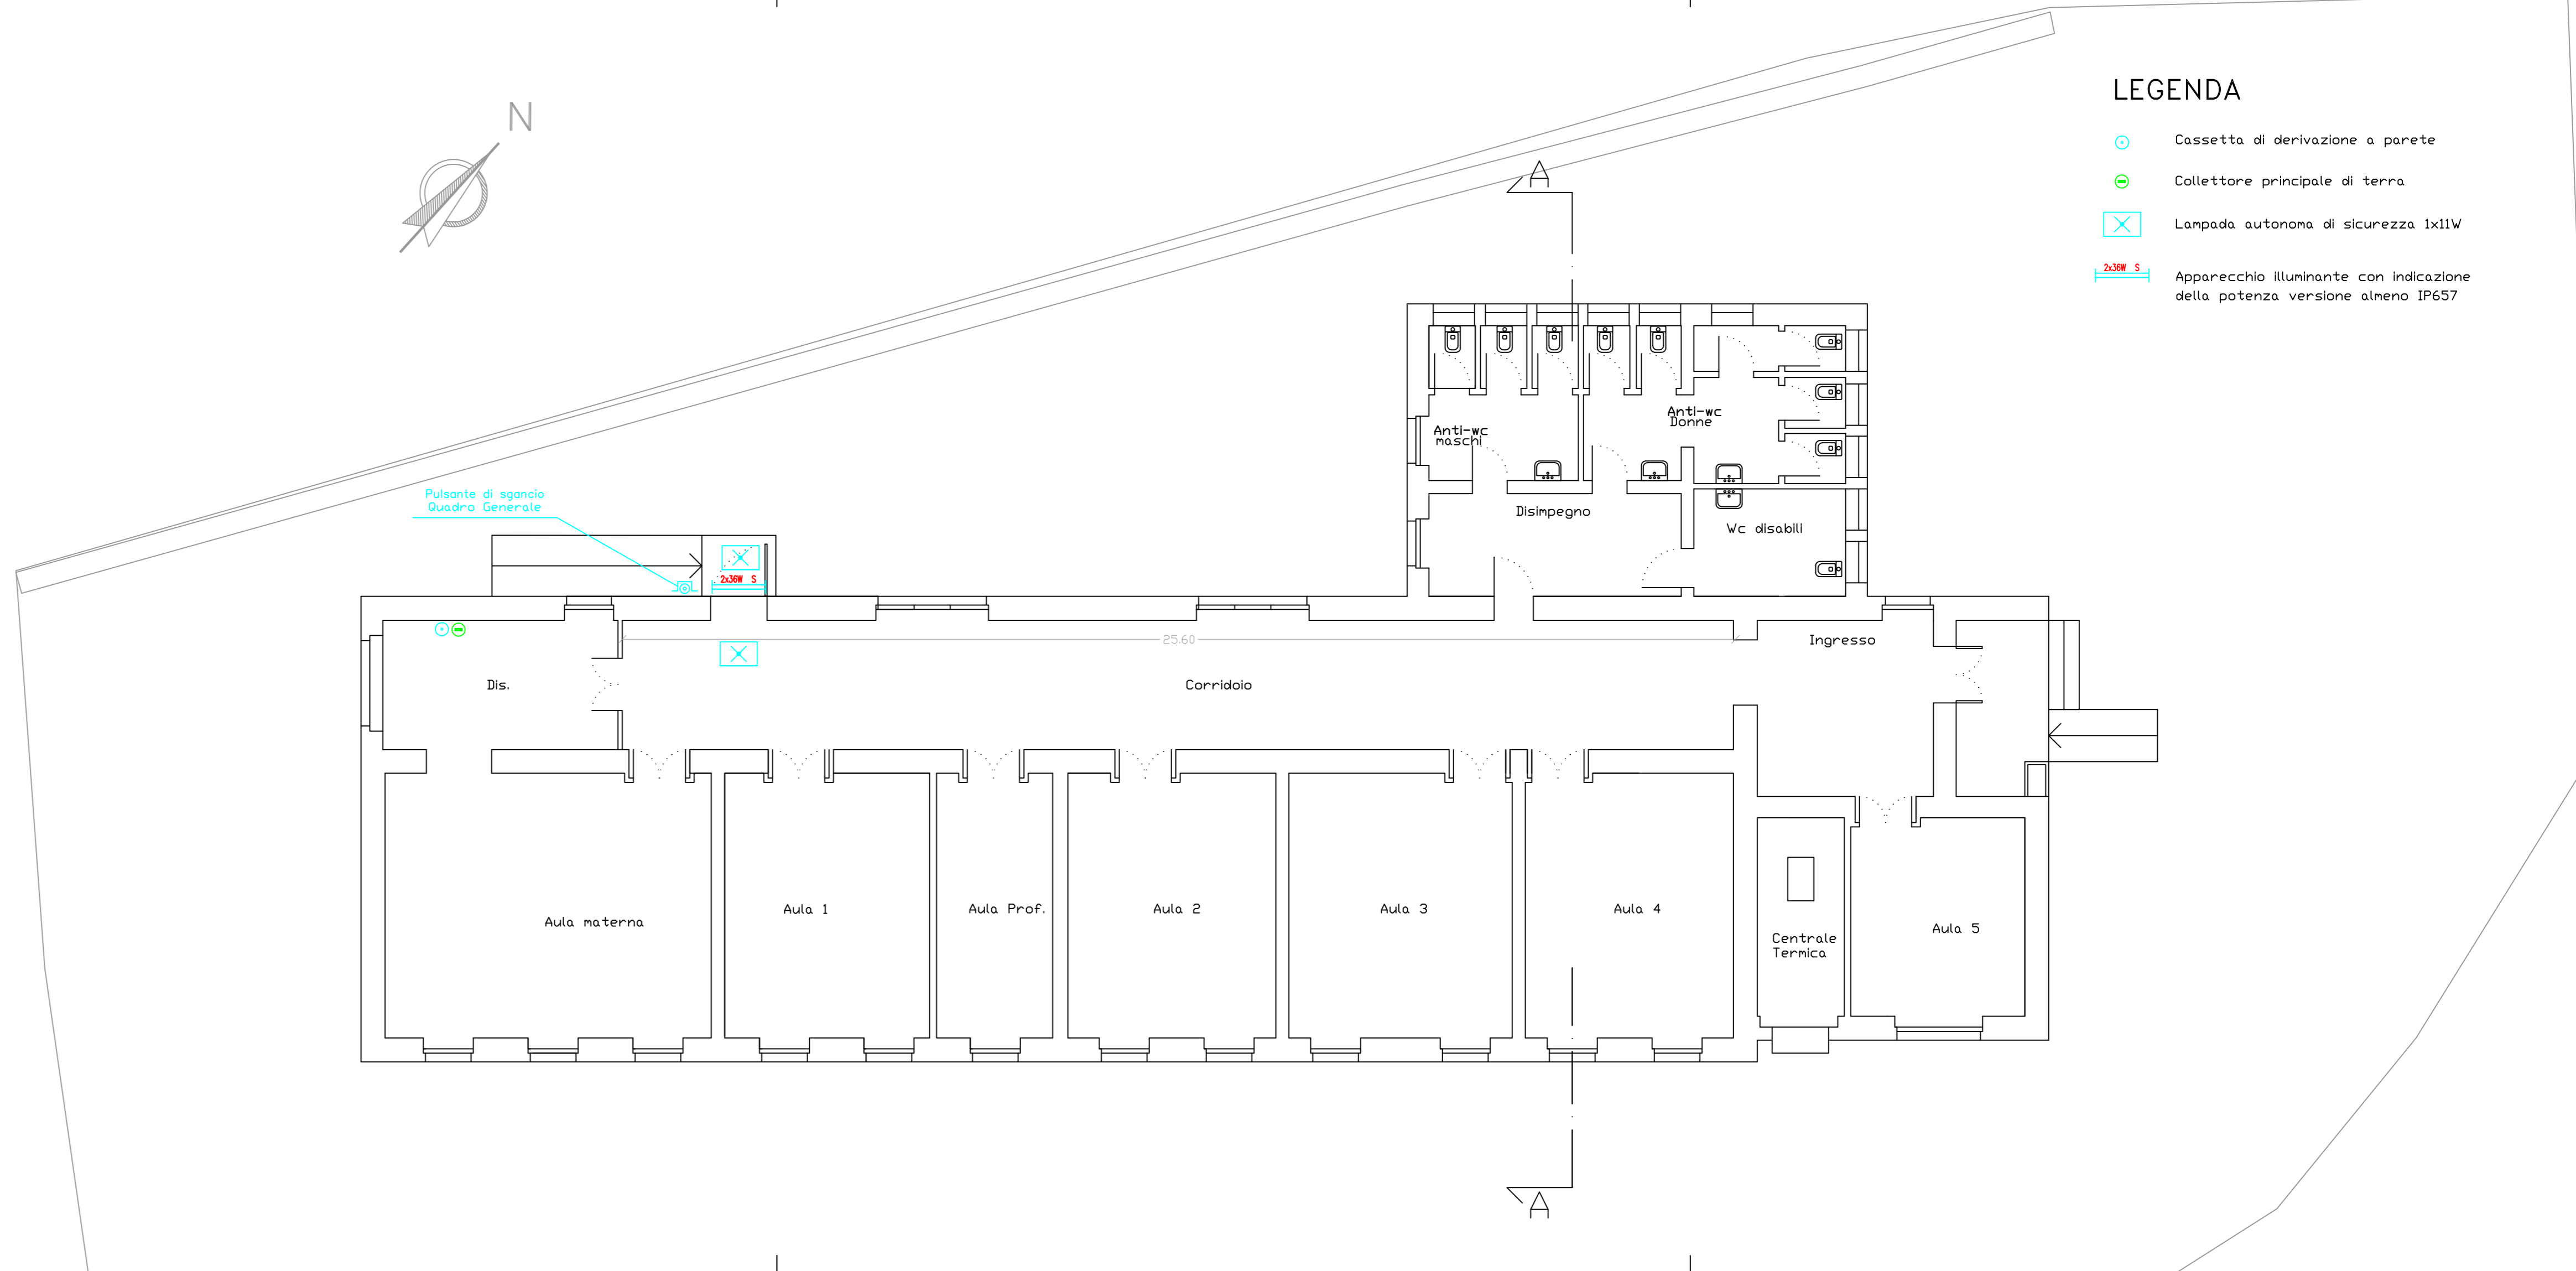

LEGENDA

- Cassetta di derivazione a parete
- Collettore principale di terra
- Lampada autonoma di sicurezza 1x11W
- Apparecchio illuminante con indicazione della potenza versione almeno IP657